


Uwagi:

1. Oprawy D (kinkiety przy umywalkach) zasilić z obwodu gniazd wykowych. Sterowanie poprzez łącznik zamontowany na wys. 150cm od poziomu posadzki.
2. Szczegółowe wymagania odnośnie zastosowania opraw oświetleniowych oraz przykładowe ich modele przedstawiono w opisie technicznym.
3. Dopuszczalne jest zastosowanie opraw o równoważnych parametrach technicznych.
4. Należy przewidzieć dodatkowe przewody YDY 2x1,5 do celów sterowania oprawami za pomocą protokołu DALI (w przypadku opraw z zasilaczami typu EDD) poza kablami zasilającymi.
5. Określenie obwodów zasilających wg schematów ideowych rozdzielnic.

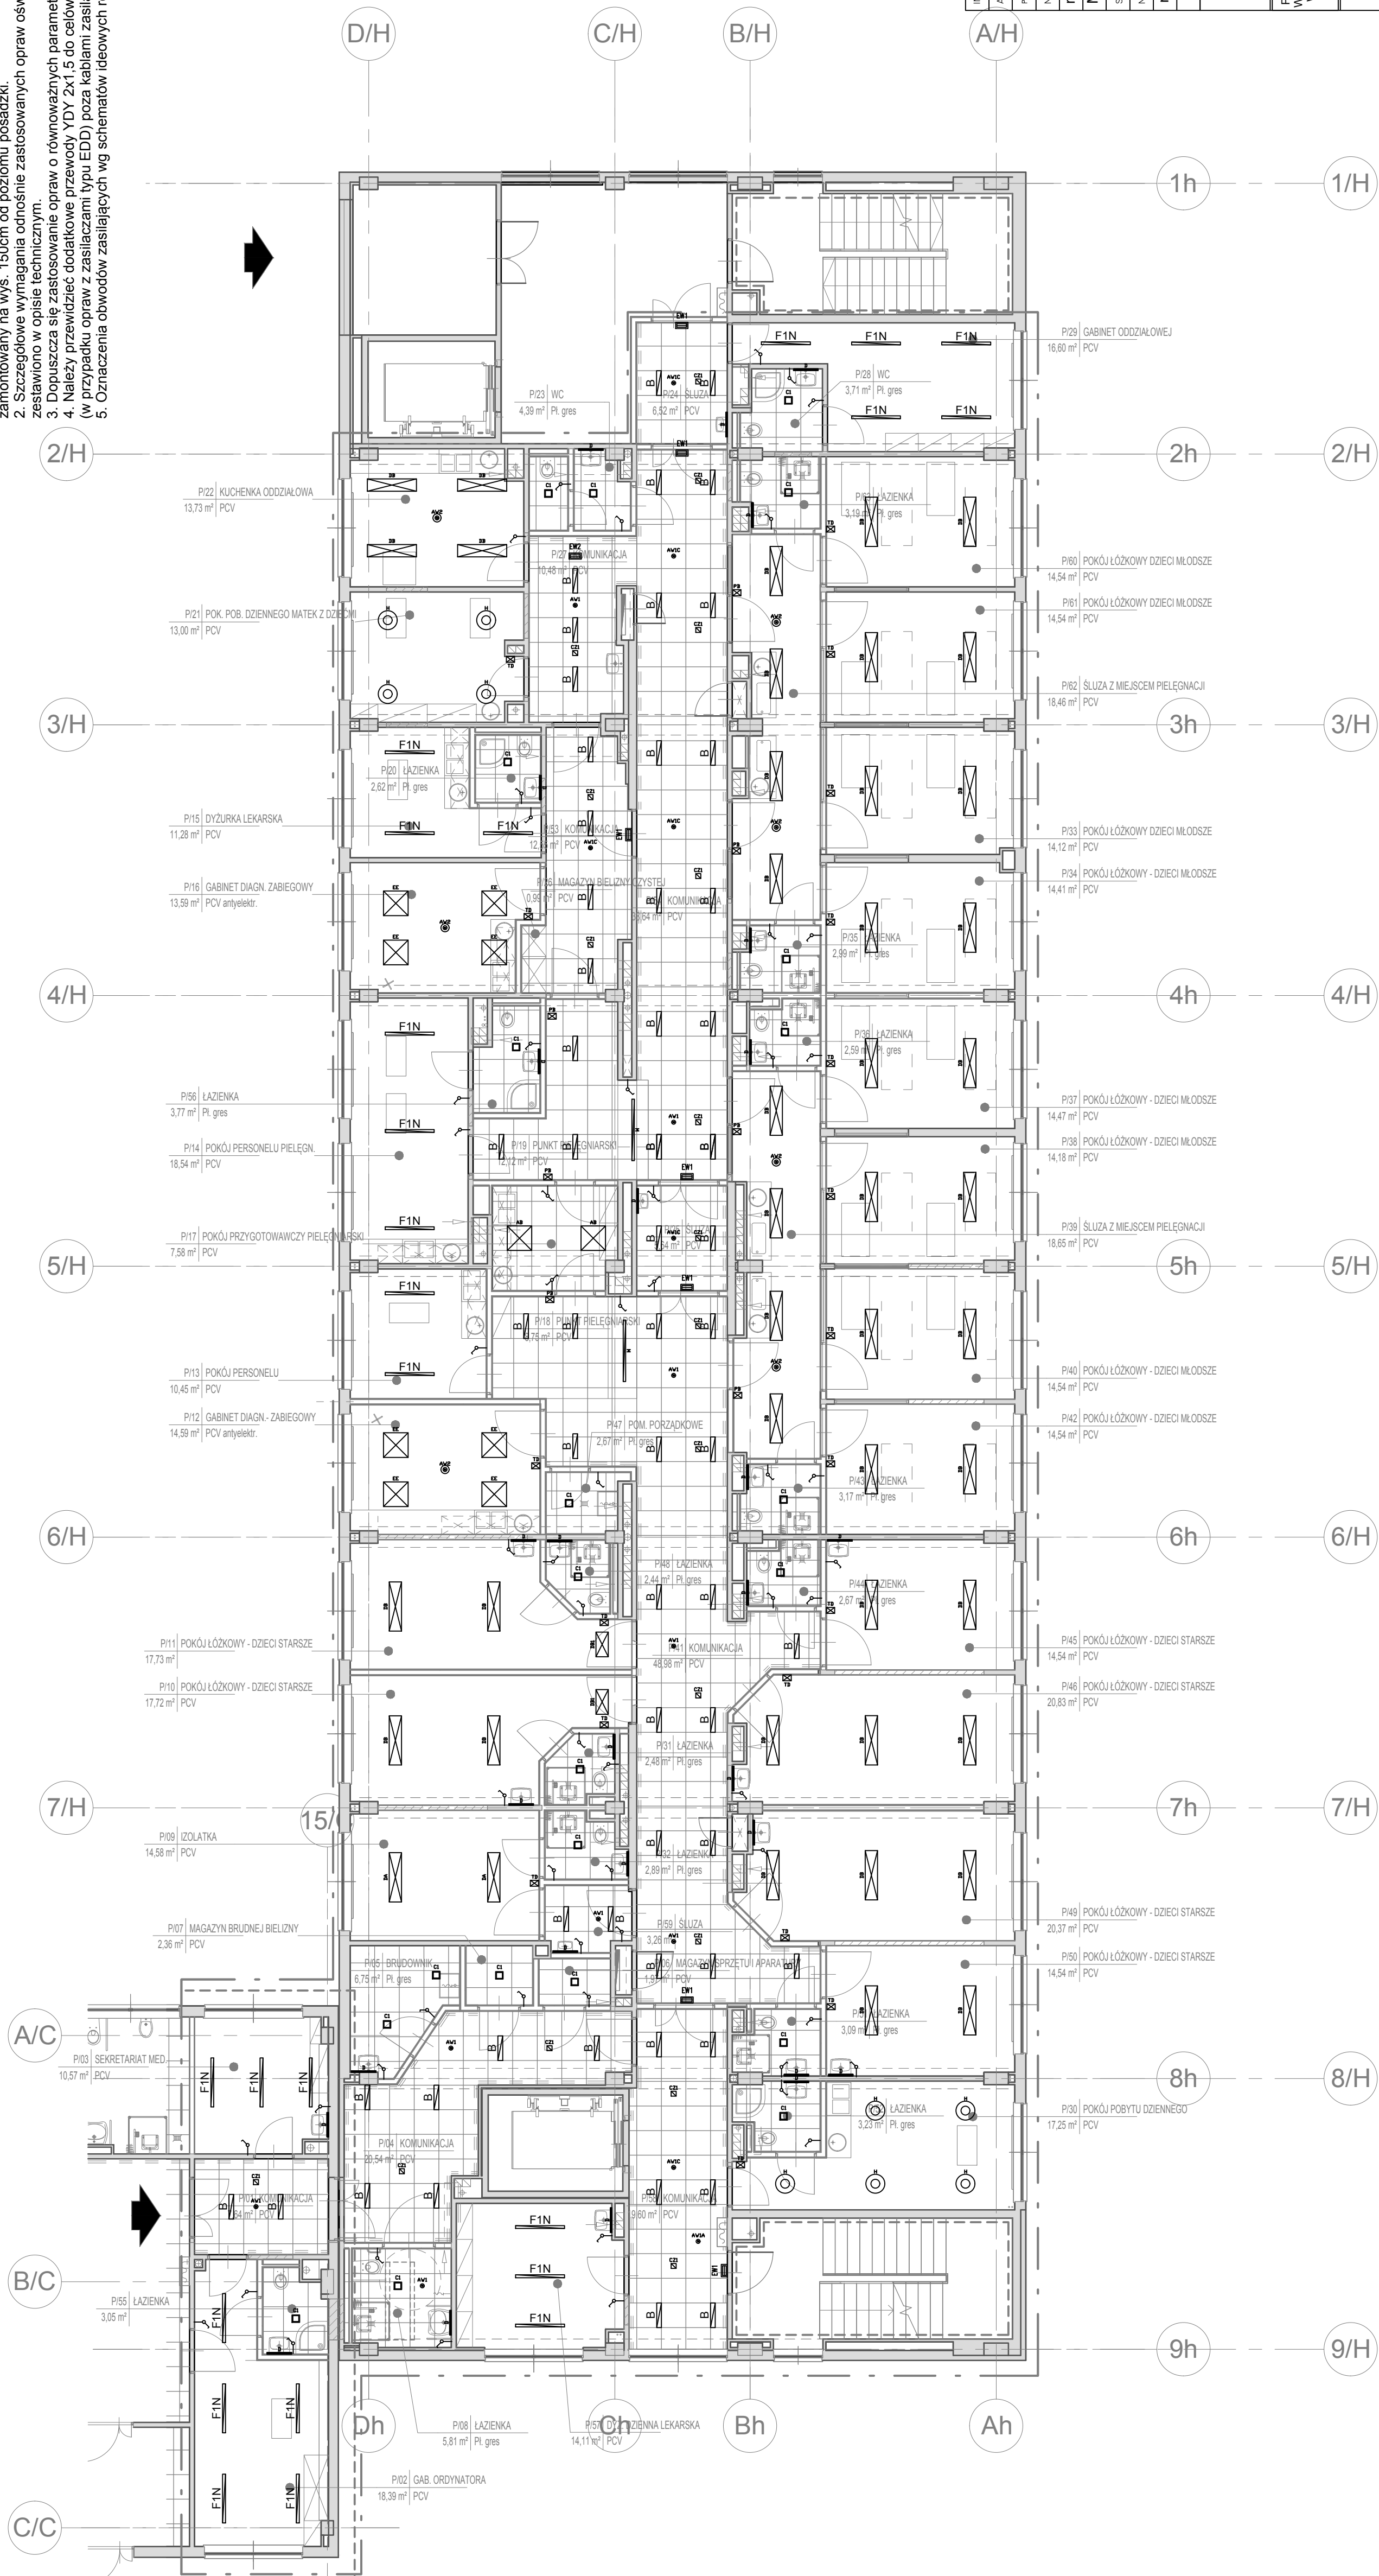

| | | | |
|---|--|--------------------------------------|--|
| CZYNISZCIE OGRZEWANIE INSTALACJONOWE | | CZYNISZCIE OGRZEWANIE INSTALACJONOWE | |
| LACZNIK MONOSTABILNY DWUKANALOWY | | LACZNIK MONOSTABILNY DWUKANALOWY | |
| LACZNIK MONOSTABILNY JEDNOKANALOWY Z PRZEKAZNIKIEM DALI | | LACZNIK MONOSTABILNY JEDNOKANALOWY | |
| LACZNIK KANALOWY JEDNOKANALOWY | | LACZNIK KANALOWY JEDNOKANALOWY | |
| LACZNIK SPODOWY | | LACZNIK SPODOWY | |
| CZYNISZCIE RUCHU PRZ. DALI | | CZYNISZCIE RUCHU PRZ. DALI | |
| SZPIITAL POWIATOWY W CHRZANOWIE | | SZPIITAL POWIATOWY W CHRZANOWIE | |
| 32-600 CHRZANOW, TOPOLOWA 16 | | 32-600 CHRZANOW, TOPOLOWA 16 | |
| PROJEKTANT: | | PROJEKTANT: | |
| NR LPR: PROJ. | | NR LPR: PROJ. | |
| mgr inż. Jan Kozłowski | | mgr inż. Jan Kozłowski | |
| MAZ/0430/POE/06 | | MAZ/0430/POE/06 | |
| SPRAWDZAJĄCY: | | SPRAWDZAJĄCY: | |
| NR LPR: PROJ. | | NR LPR: PROJ. | |
| mgr inż. Michał Nagórka | | mgr inż. Michał Nagórka | |
| PDL/0180/PBE/15 | | PDL/0180/PBE/15 | |
| Atelier 7 | | Atelier 7 | |
| Sp. z o.o. | | Sp. z o.o. | |
| 40-702 KATOWICE | | 40-702 KATOWICE | |
| KŁODNICKA 16 | | KŁODNICKA 16 | |
| Tel: 32 608 06 12 Fax: 32 608 06 14 | | Tel: 32 608 06 12 Fax: 32 608 06 14 | |
| Mail: biuro@atelier7.com.pl | | Mail: biuro@atelier7.com.pl | |
| SPRAWA: | | SPRAWA: | |
| P.B. | | P.B. | |
| AZA: | | AZA: | |
| JAT.A: | | JAT.A: | |
| 2017-03 | | 2017-03 | |
| SKALA: | | SKALA: | |
| 1:100 | | 1:100 | |
| BRANŻA: | | BRANŻA: | |
| Instalacje Elektryczne | | Instalacje Elektryczne | |
| Piętro 1 - instalacja oświetleniowa | | Piętro 1 - instalacja oświetleniowa | |
| Nr projektu: | | Nr rys. | |
| IE 01.2 | | IE 01.2 | |