


LEGENDA

Zasilanie/powrót CT wody/glikol
do nagrzewnicy SORu i oddz. PEDIATRII

UWAGA: W przypadku braku szczególnych założeń w projekcie dotyczących wyłomienia poszczególnych elementów obiektu, należy stosować zasady sztuki budowlanej i obowiązujących Przepisów Norm. Uzasadnienie ponosi odpowiedzialności za wszelkie zmiany wprowadzone bez jego zgody na etapie realizacji przez inwestora.

Przed przystąpieniem do prac budowlanych wszystkie wymiary sprawdzić na budowie. W przypadku stwierdzenia niezgodności należy zwrócić się do projektanta.

Prawa autorskie zastrzeżone.

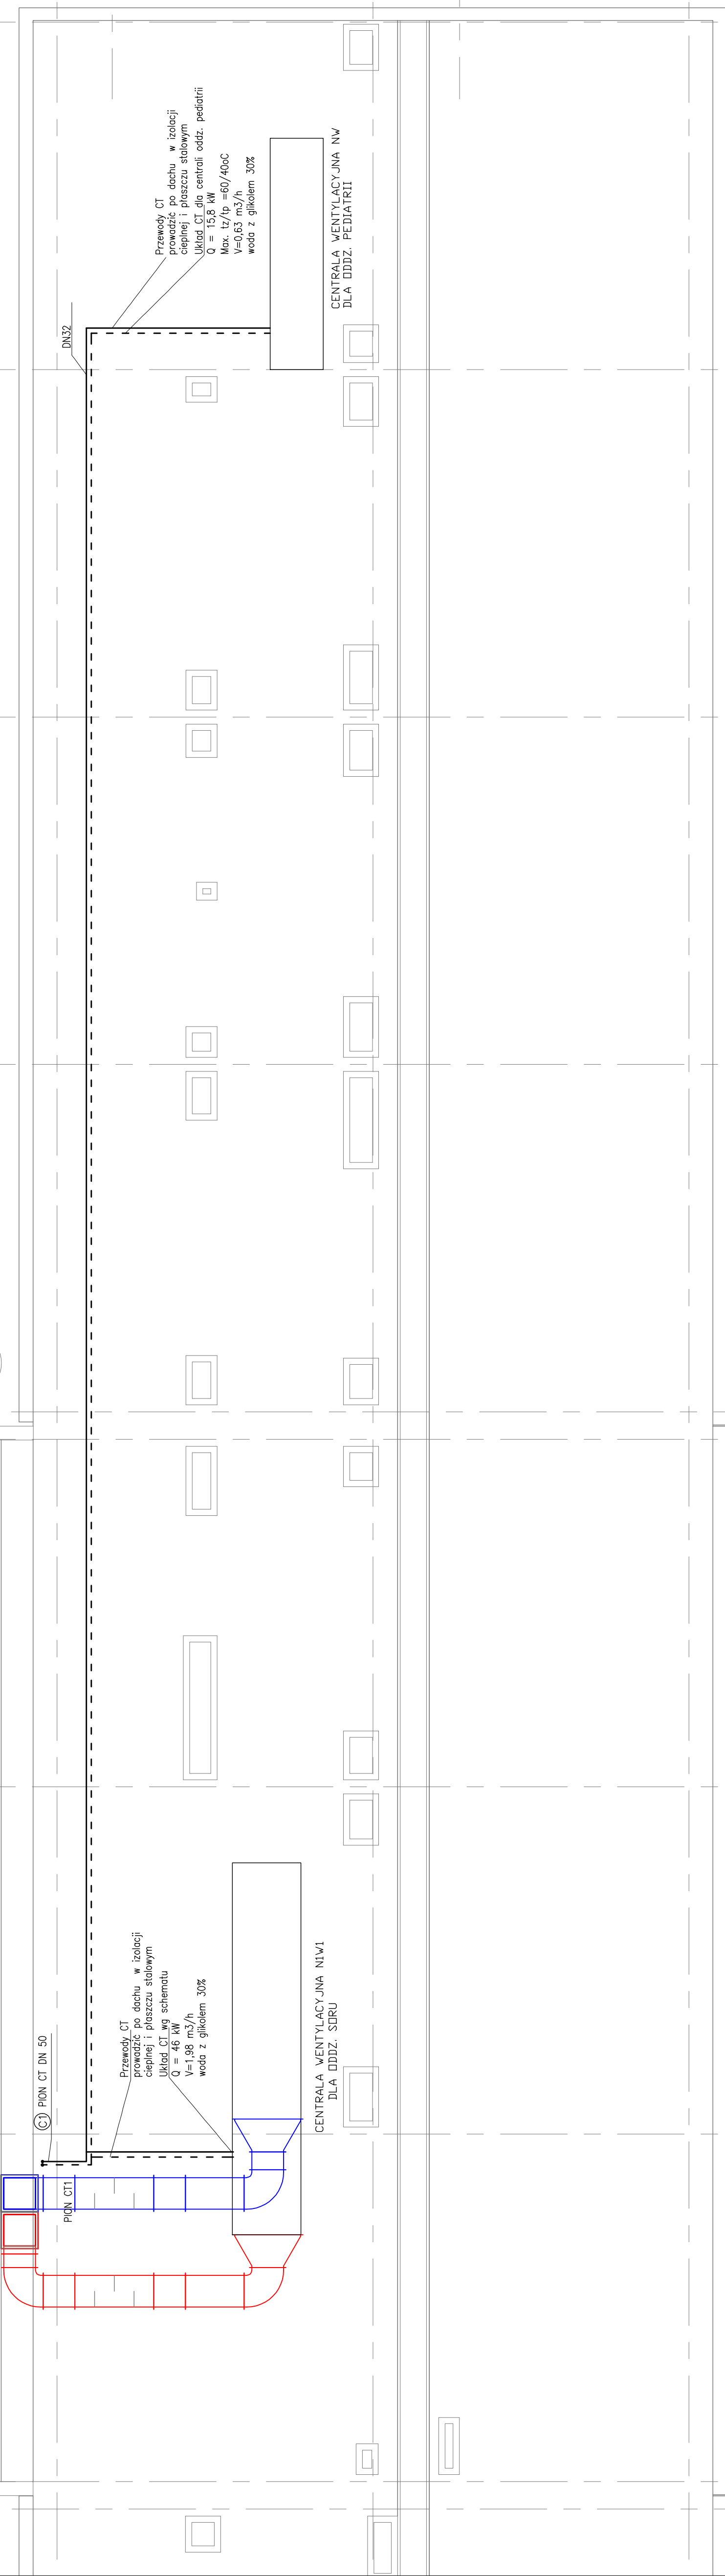

NR	DATA	OPIS REWIZJI	PODPIS
INWESTOR	Szpital Powiatowy w Chrzczanowie		
ADRES	Topolowa 16, 32-500 Chrzczanów		
AUTOR:			
UR. LPR. PROJ.			
mgr inż. K. ODLANICKA-POCZOBUT			
BLK/0480/PWOS/04			
PRZEWODZAJĄCY:			
UR. LPR. PROJ.			
inż. E. ŹWIECZEK			
62/67			

Atelier 7 Sp. z o.o.	PRZEBUDOWA ODZIAŁU PENITENCJALNEGO W SZPI TALU POWIATOWYM W CHRZANOWIE kategoria XI		UMNOWA: P.A.Z.A.: DATA: 2017-03-01 SKALA: 1 : 100 BRANŻA: I.S.
	INSTALACJA CO I CT RZUT DACHU		Naza.
- projekt:		- wykończony w październiku 2017 roku - koszt: 102 210,00 PLN	