
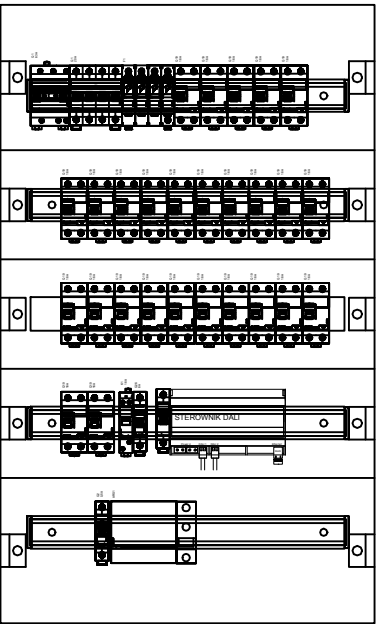
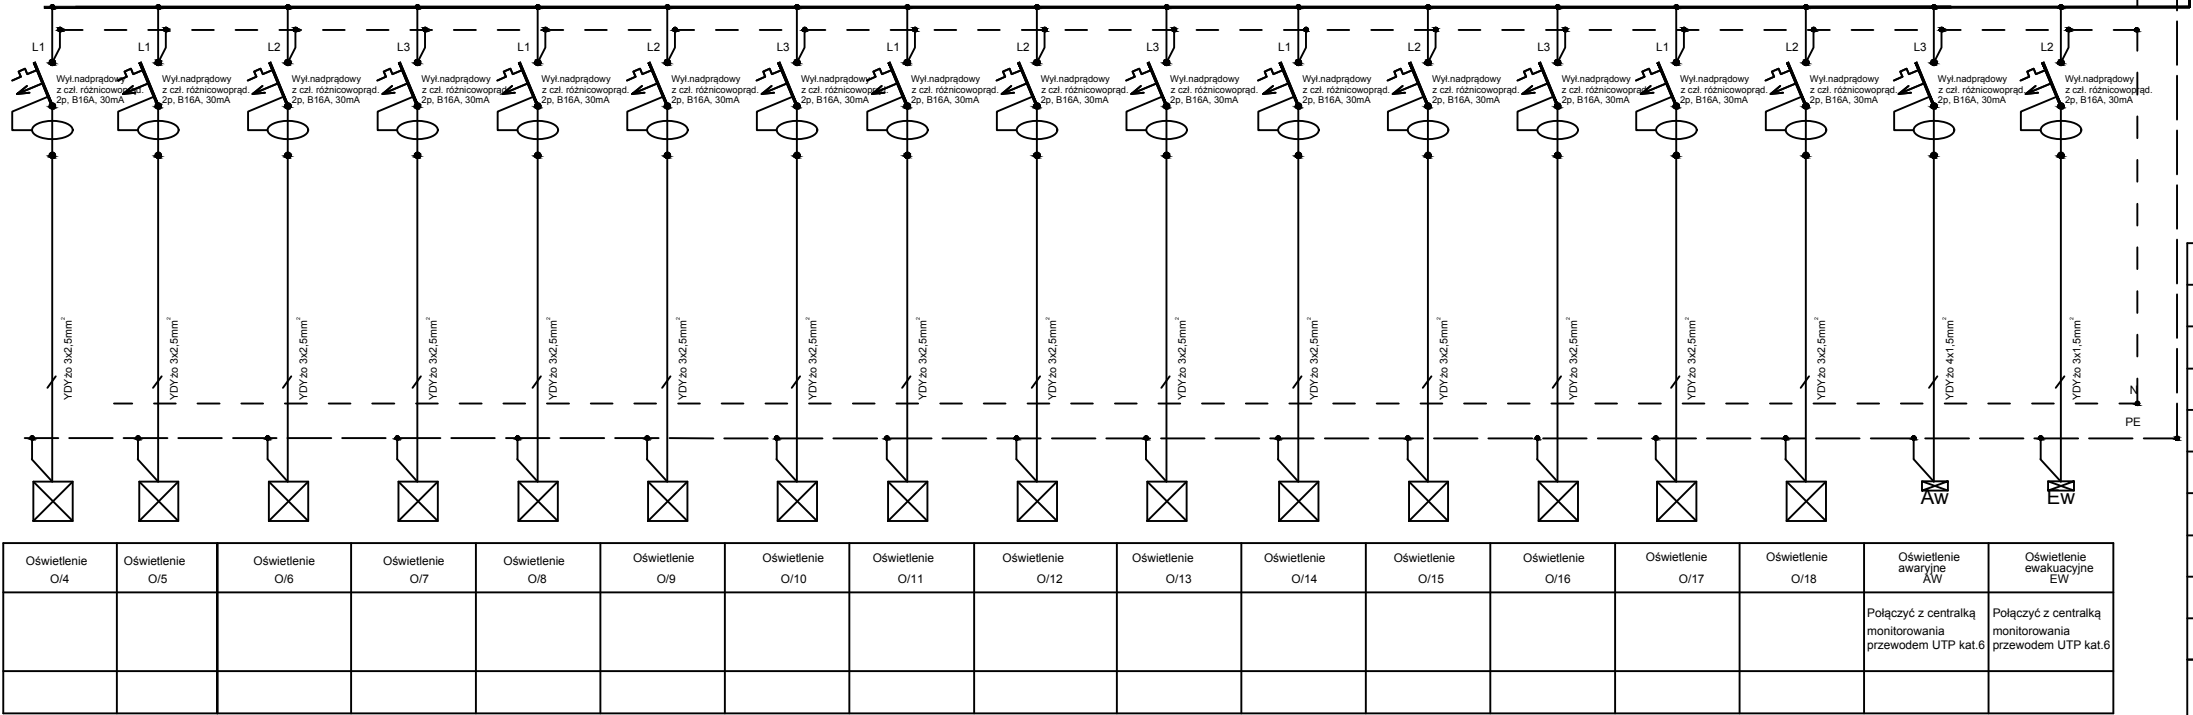


UKŁAD SIECI: TN-S  
OCHRONA OD PORAŻEN - SAMOCZYNNE WYŁĄCZENIE

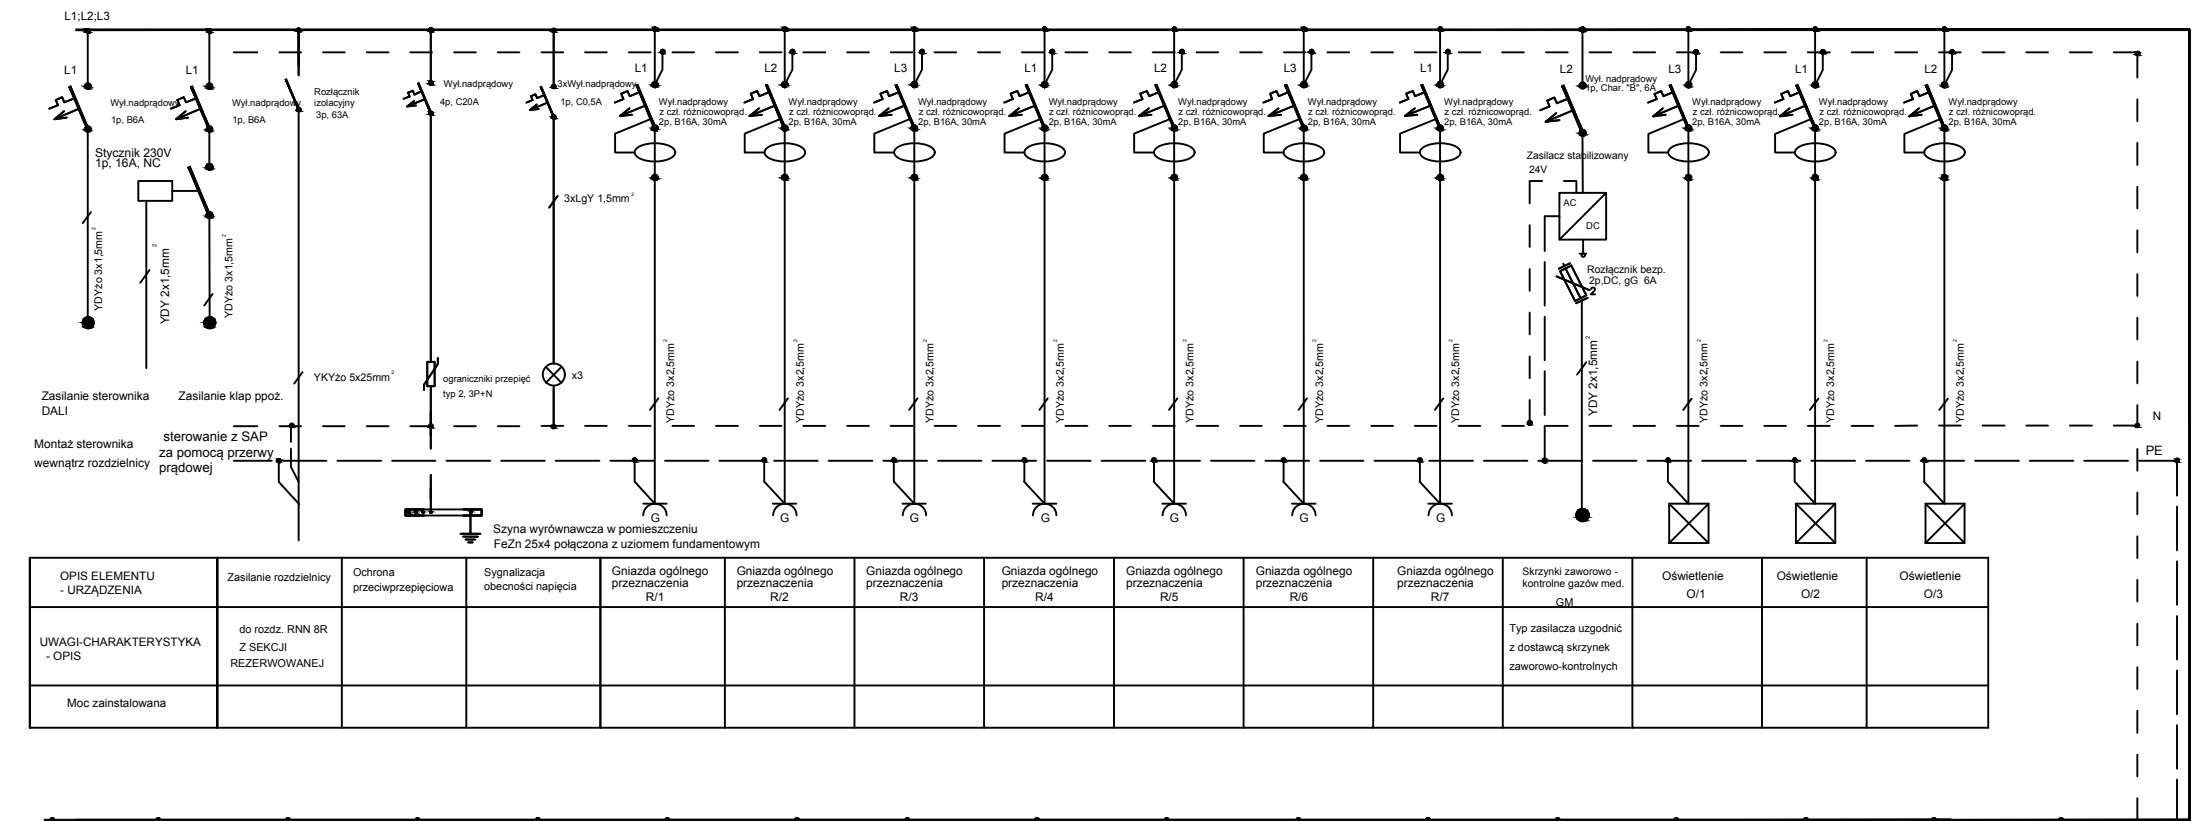

Rozmieszczenie aparatury - skala 1:10

BILANS MOCY:

- Oświetlenie - 5,7 kW x 1 = 5,7 kW
  - GNIAZDA REZERWOWANE - 7,0 kW x 0,2 = 1,4 kW
- Ps=7,1 kW

Uwaga:

- Aparaty elektryczne należy zamontować na istn. wspornikach w szachtach elektrycznych w miejsce zdemontowanych, zabezpieczyć maskownicą.
- Rozdzielnicę zasilić odrębną wewnętrzną linią zasilającą (wlz), poprowadzoną z rozdzielniczy głównej budynku. Linie zasilające szachty na pozostałych piętrach pozostawić bez zmian.

INWESTOR	SZPITAL POWIATOWY W CHRZANOWIE	
ADRES	32-500 CHRZANÓW, TOPOŁOWA 16	
PROJEKTANT:	mgr inż. Jan Kozłowski MAZ/0430/POOE/06	
NR. UPR. PROJ.		
SPRAWDZAJACY:		
NR. UPR. PROJ.	mgr inż. Michał Nagórka PDL/0180/PBE/15	
Atelier 7		40-702 KATOWICE KŁODNICKA 16 Tel: 32 6080612 Fax: 32 6080614 Mail: biuro@atelier7.com.pl
PRZEBUDOWA ODDZIAŁU PEDIATRYCZNEGO WRAZ Z PRZEBUDOWĄ INSTALACJI WEWNĘTRZNYCH W SZPITALU POWIATOWYM W CHRZANOWIE - Kategoria XI		UMOWA: FAZA: P.W. DATA: 2017-03
RR1- schemat ideowy		SKALA: - BRANZA: Instalacje Elektryczne
Nr.projektu:	Nr.rys. IE 02.2	