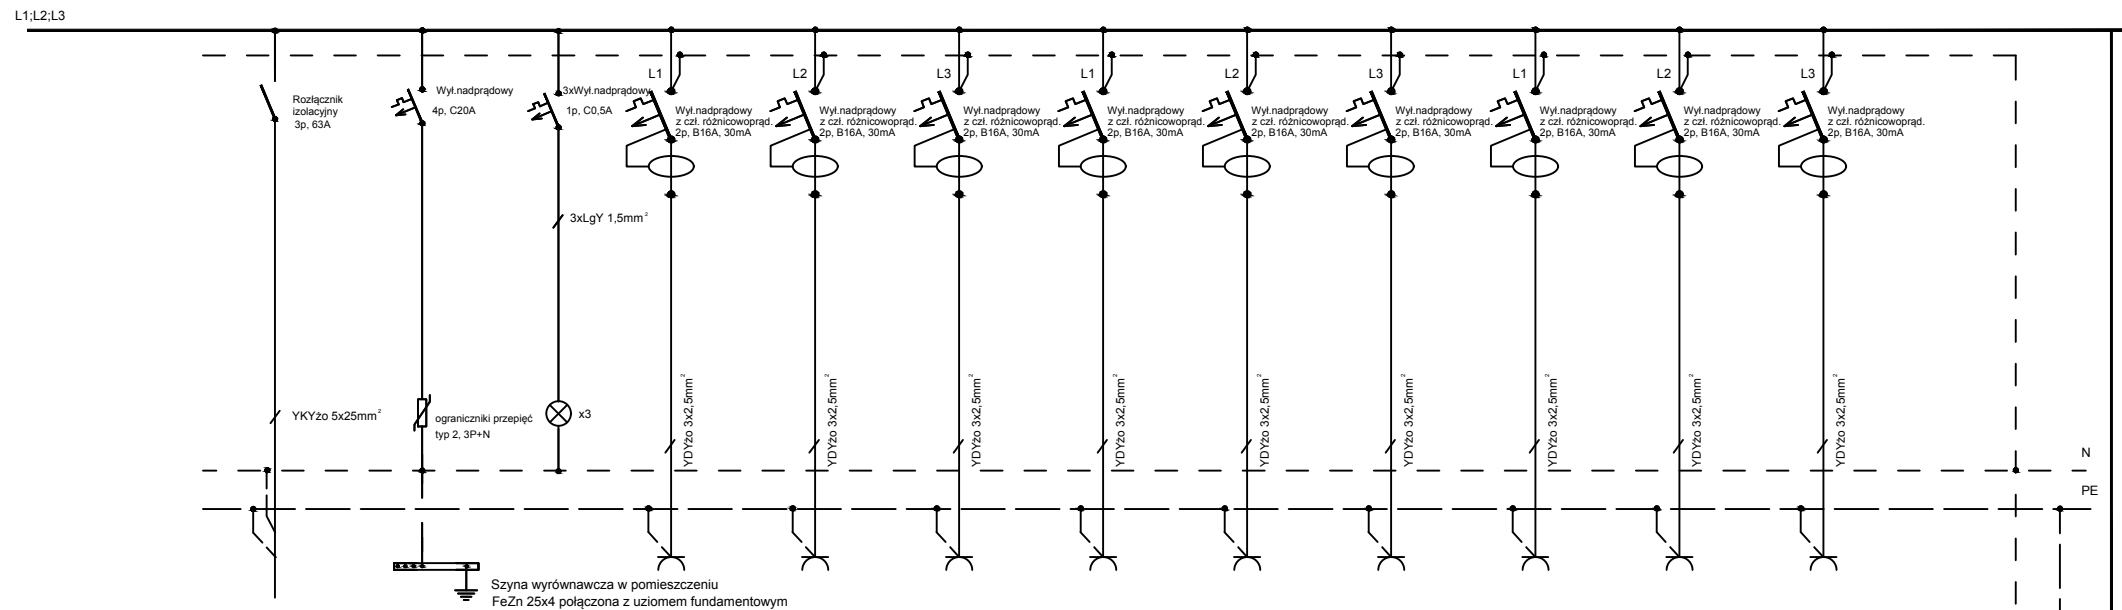
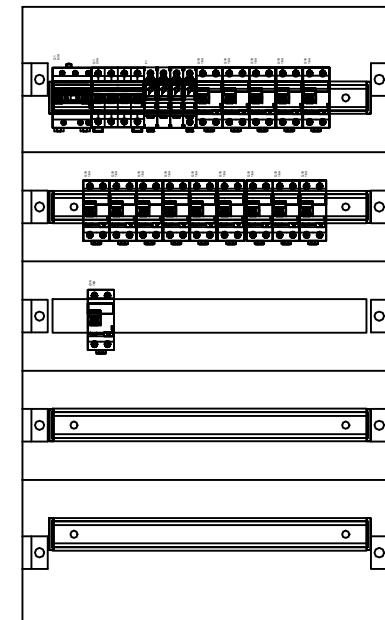
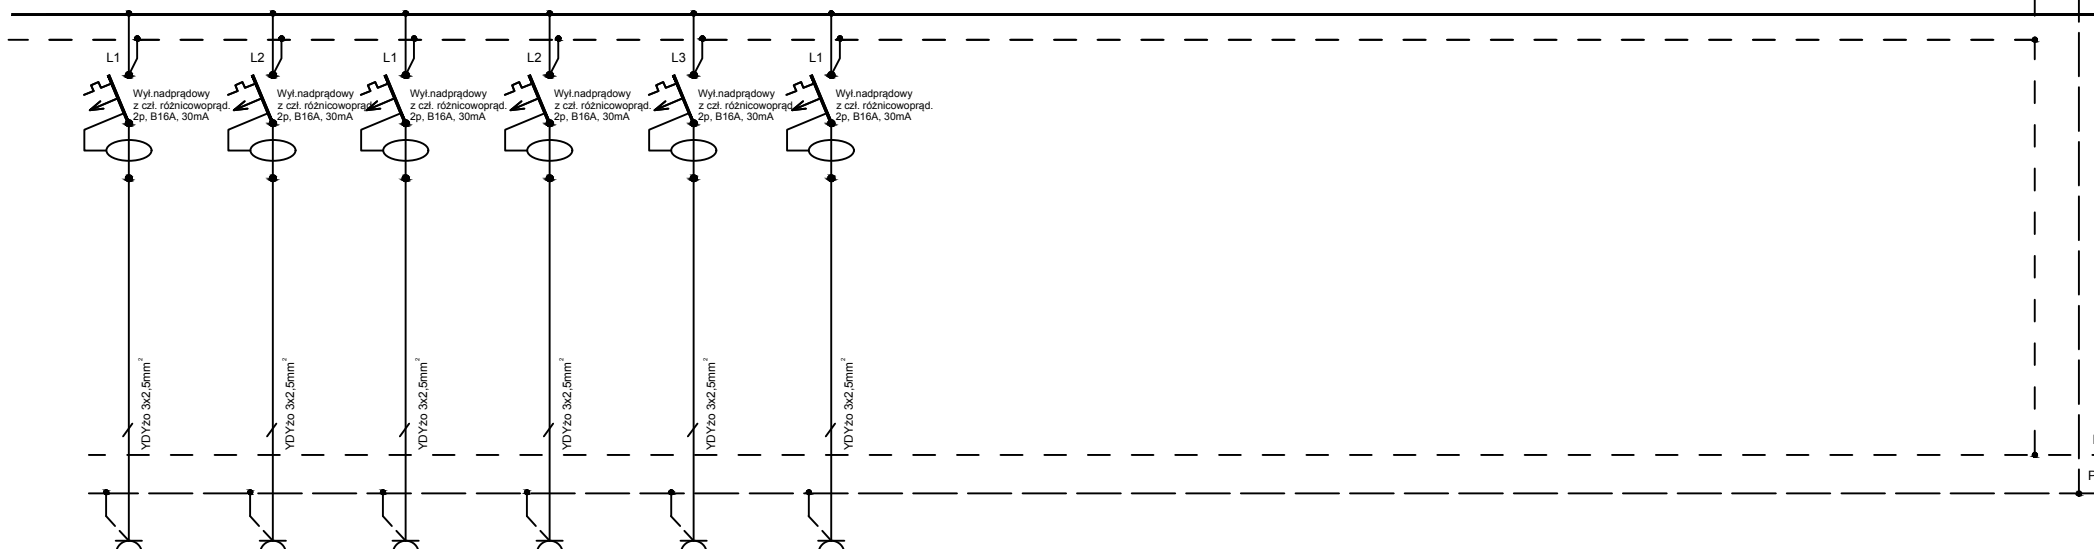


UKŁAD SIECI: TN-S
OCHRONA OD PORAŻEŃ - SAMOCZYNNE WYŁĄCZENIE

[illegible]

Rozmieszczenie aparatury - skala 1:10

[illegible]

BILANS MOCY:

1. GNIAZDA OGÓLNEGO PRZEZ. - $30,0 \text{ kW} \times 0,2 = 6 \text{ kW}$

Uwaga:

1. Aparaty elektryczne należy zamontować na istn. wspornikach w szachtach elektrycznych w miejsce zdemontowanych, zabezpieczyć maskownicą.
2. Rozdzielnicę zasilić odrębną wewnętrzną linią zasilającą (włz), poprowadzoną z rozdzielnicy głównej budynku. Linie zasilające szachty na pozostałych piętrach pozostawić bez zmian.

INWESTOR	SZPITAL POWIATOWY W CHRZANOWIE		
ADRES	32-500 CHRZANÓW, TOPOŁOWA 16		
PROJEKTANT:			
NR. UPR. PROJ.			
mgr inż. Jan Kozłowski			
MAZ/0430/POOE/06			
SPRAWDZAJACY:			
NR. UPR. PROJ.			
mgr inż. Michał Nagórka			
PDL/0180/PBE/15			
<div> <div>Atelier 7</div> <div> 40-702 KATOWICE KŁODNICKA 16 Tel: 32 6080612 Fax: 32 6080614 Mail: biuro@atelier7.com.pl </div> </div> <div> Sp z o.o. </div>			
PRZEBUDOWA ODDZIAŁU PEDIATRYCZNEGO WRAZ Z PRZEBUDOWĄ INSTALACJI WEWNĘTRZNYCH W SZPITALU POWIATOWYM W CHRZANOWIE - Kategoria XI		UMOWA:	
		FAZA:	P.W.
		DATA:	2017-03
RN1- schemat ideowy		SKALA: -	
		BRANZA: Instalacje Elektryczne	
Nr projektu:		Nr.rys.	
		IE 02.1	